


Data opracowania mapy:	13.07.2020 r.
<div style="display: flex; justify-content: space-between;"> <div>Vykonař:</div> <div>Ime i nazvisko osebnosti izdelave:</div> </div>	

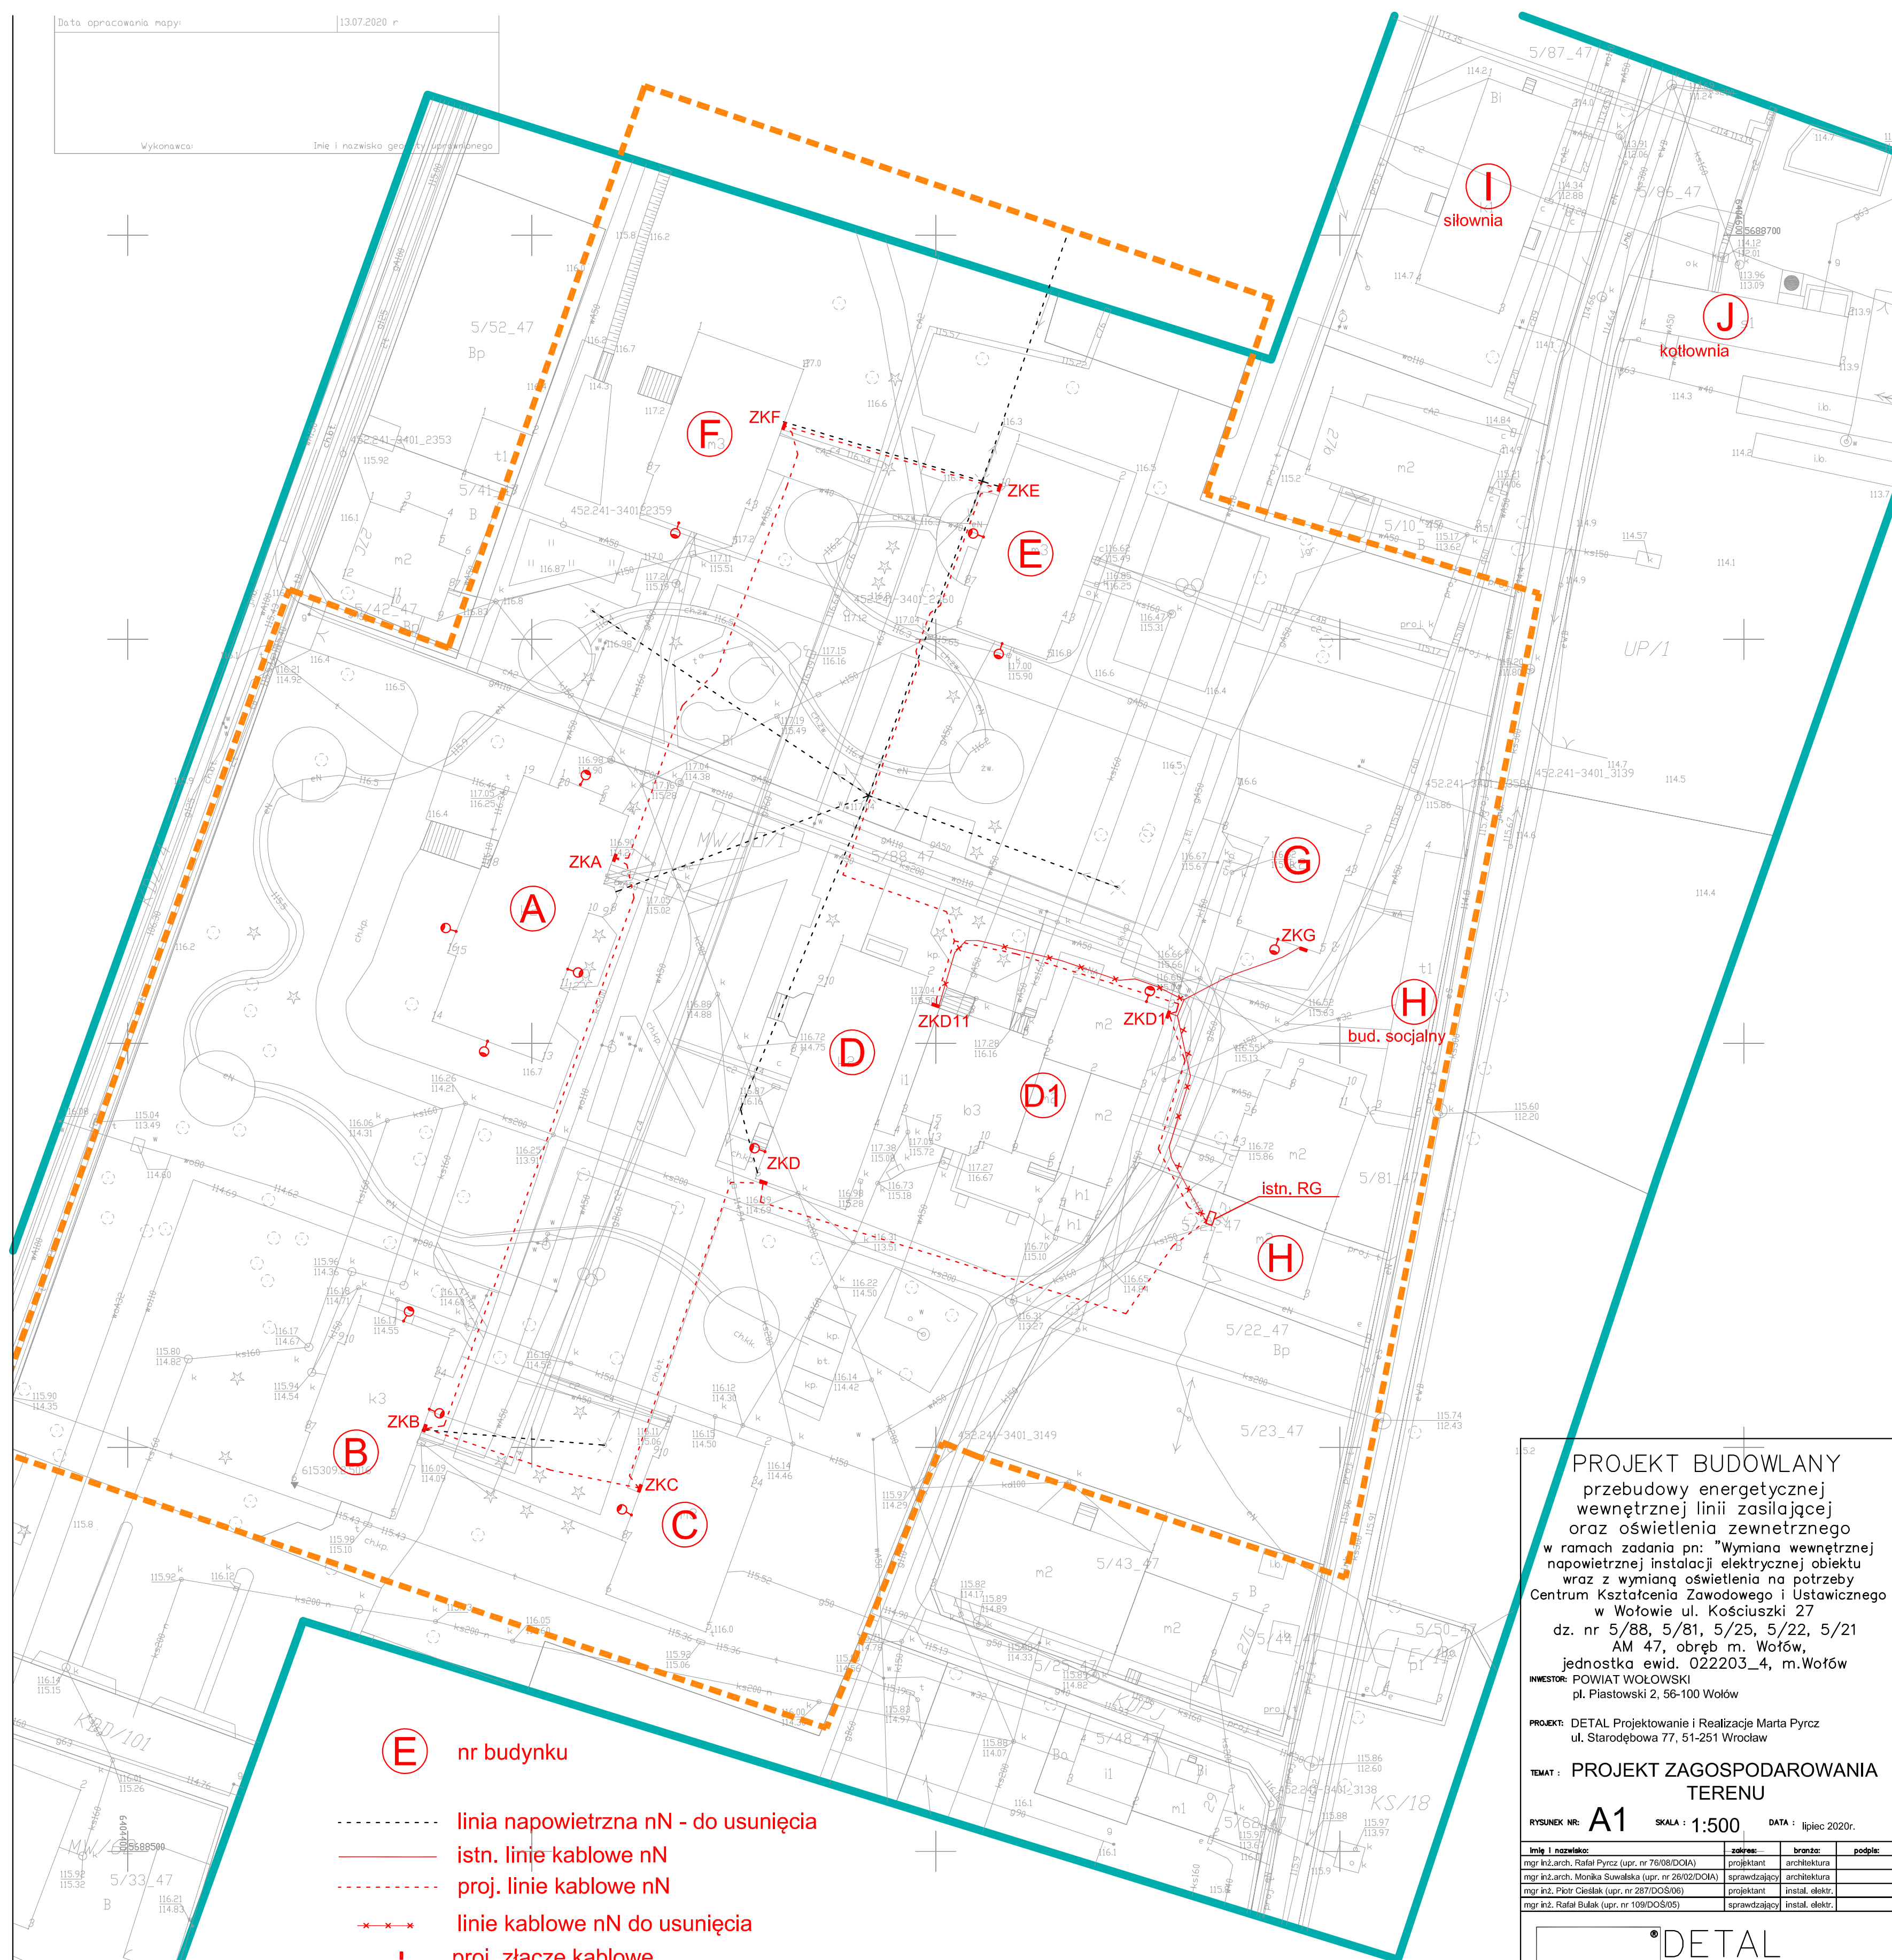

PROJEKT BUDOWLANY
przebudowy energetycznej
wewnętrznej linii zasilającej
oraz oświetlenia zewnętrznego
w ramach zadania pn: "Wymiana wewnętrznej
napowietrznej instalacji elektrycznej obiektu
wraz z wymianą oświetlenia na potrzeby
Centrum Kształcenia Zawodowego i Ustawicznego
w Wołowie ul. Kościuski 27
dz. nr 5/88, 5/81, 5/25, 5/22, 5/21
AM 47, obręb m. Wołów,
jednostka ewid. 022203_4, m.Wołów
INWESTOR: POWIAT WOŁOWSKI
pl. Piastowski 2, 56-100 Wołów

PROJEKT: DETAL Projektowanie i Realizacja Marta Pyrzc
ul. Starodębowa 77, 51-251 Wrocław

TEMAT : PROJEKT ZAGOSPODAROWANIA
TERENU

RYSunExK NR: **A1** **SKALA :** 1:500 **DATA :** lipiec 2020r.

linia i nazwa:	-zobraz-	branża:	podpis:
mgr inż. arch. Rafał Pyrzc (upr. nr 76/08/DOIA)	projektant	architektura	
mgr inż. arch. Monika Suwała (upr. nr 26/02/DOIA)	sprawdzający	architektura	
mgr inż. Piotr Cieślak (upr. nr 287/DOŚ/06)	projektant	instal. elektr.	
mgr inż. Rafał Bułak (upr. nr 109/DOŚ/05)	sprawdzający	instal. elektr.	

***DETAL**

PROJEKTOWANIE I REALIZACJA MARTA PYRZC
ul. Starodębowa 77, 51-251 Wrocław
tel. 685446077 694340331